


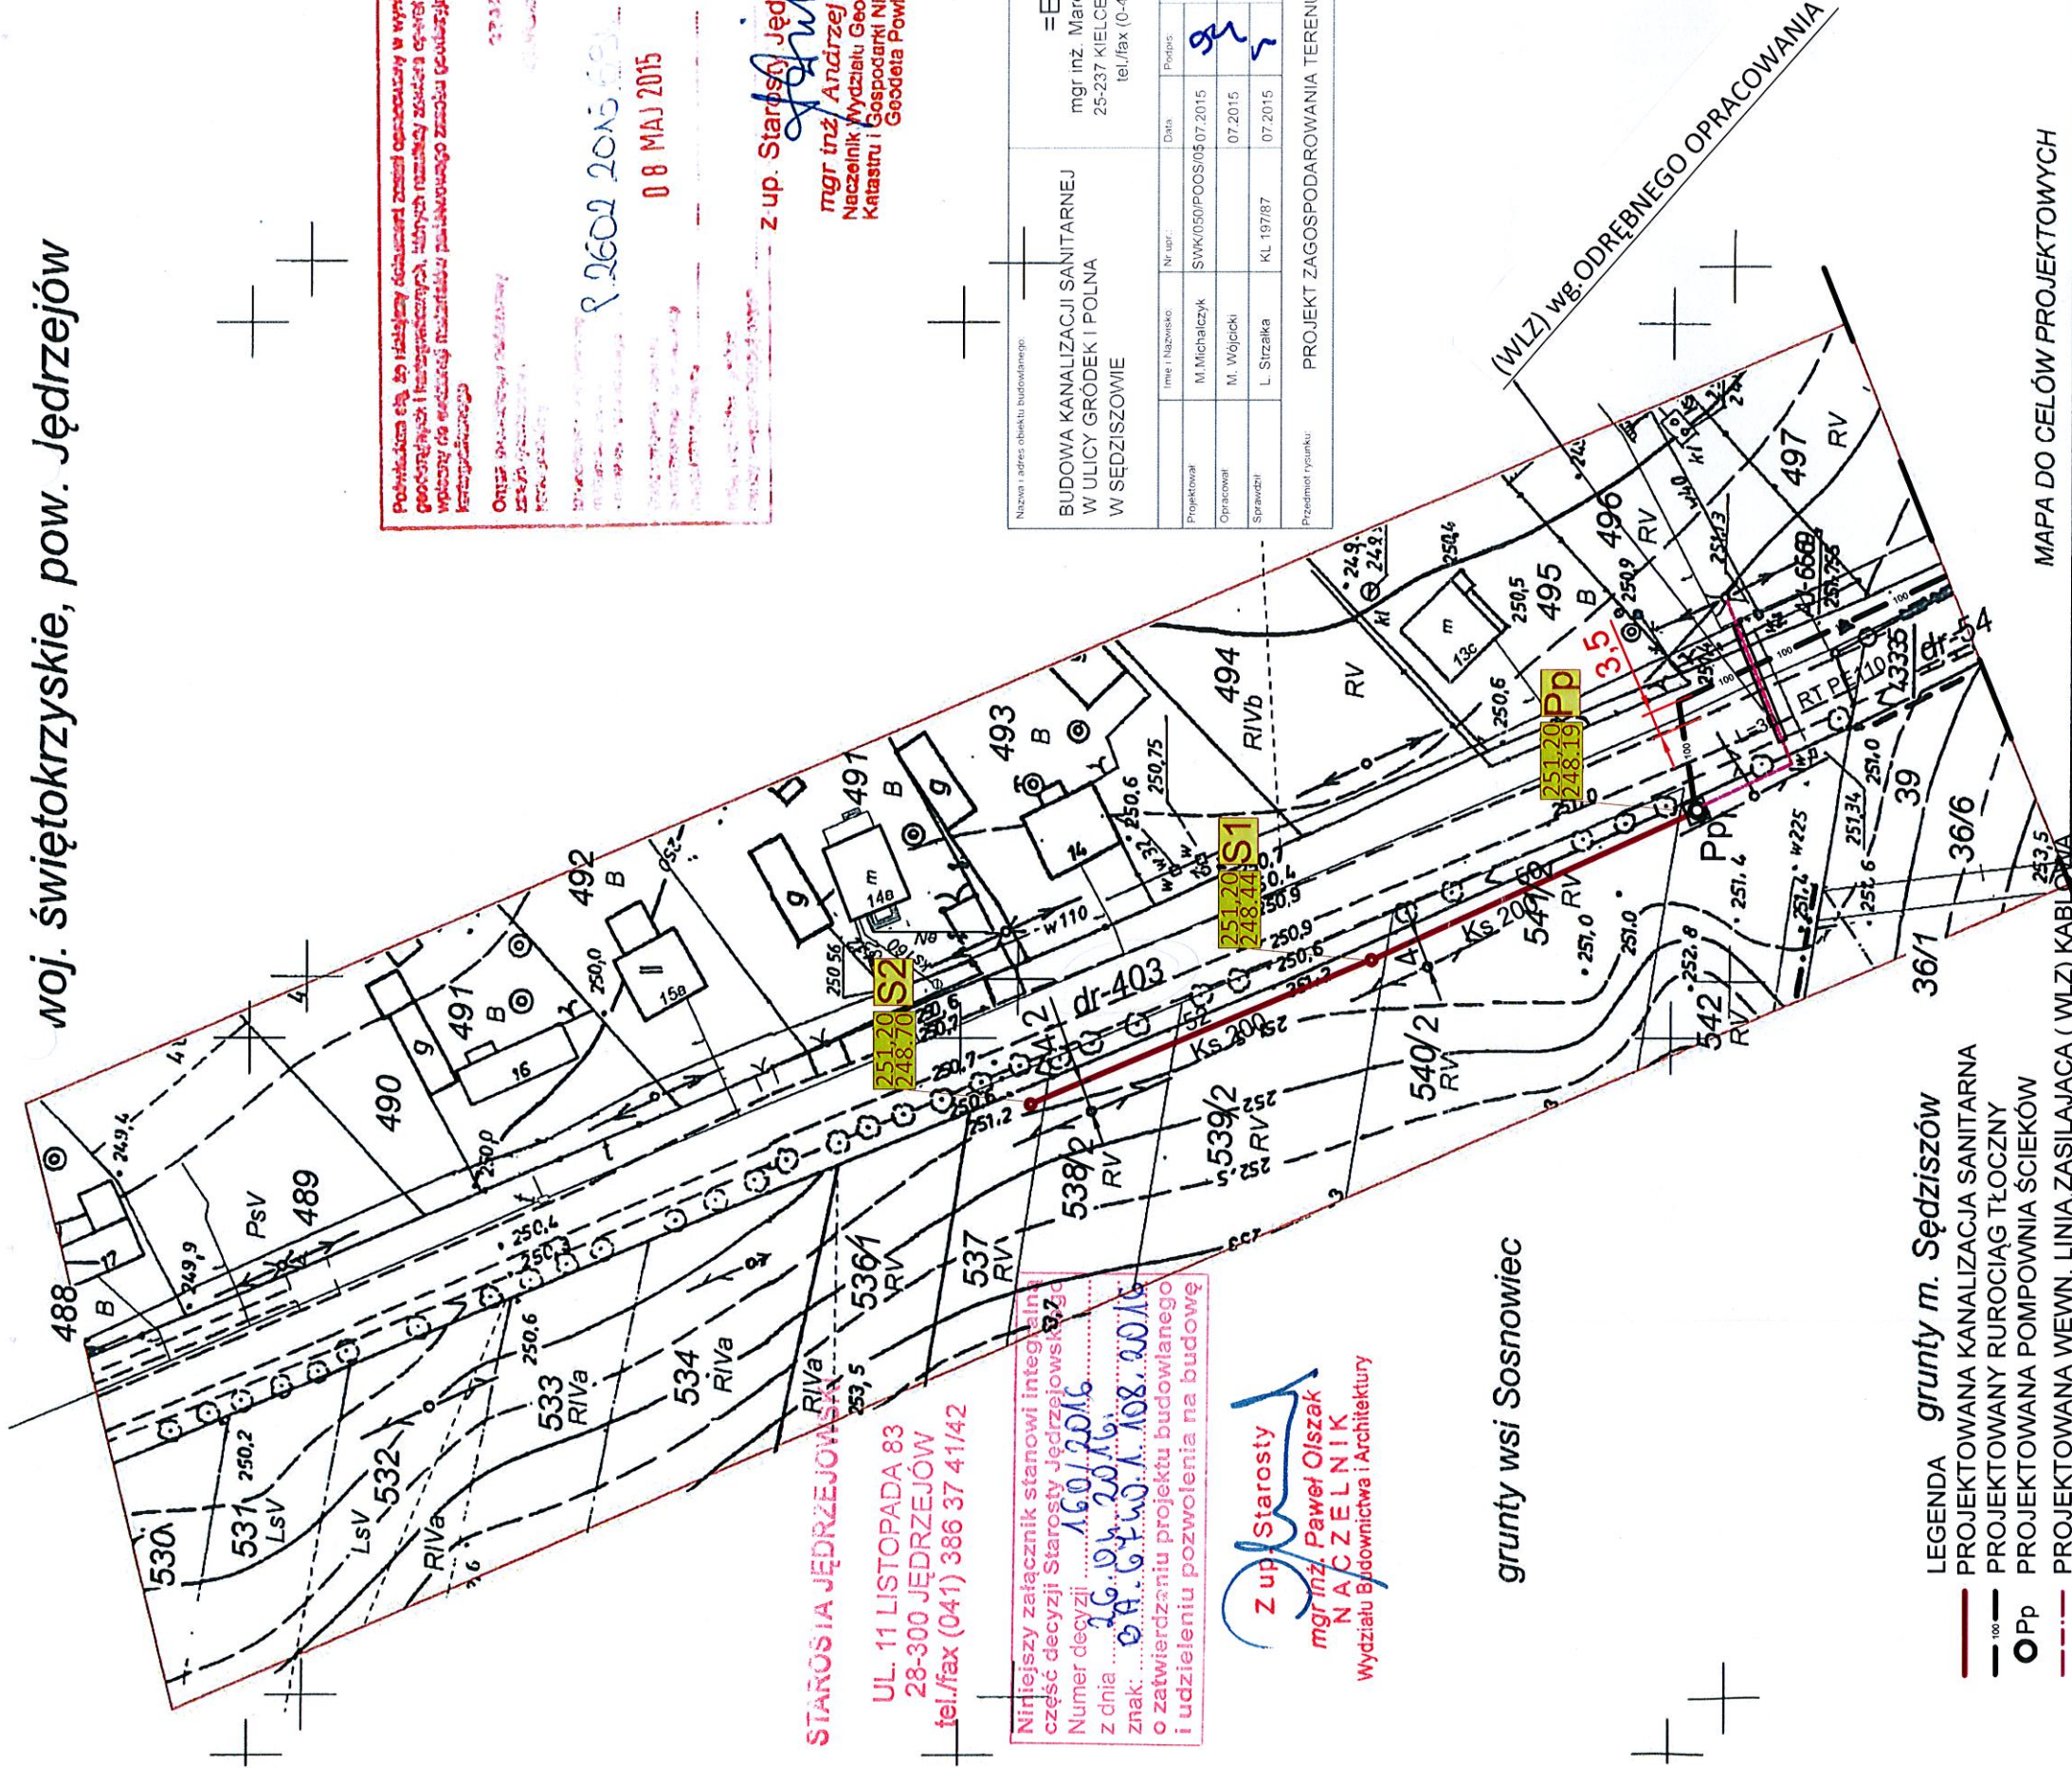

Podpisana sta. do historycznej dokumentacji w tym celu
geodezyjnych i inżynierskich, których rezultaty zostały opracowane
w oparciu o dane historyczne i geodezyjne, które zostały
weryfikowane i potwierdzone przez geodetę.

08 MAJ 2015

z up. Starosty Jędrzejowskiego
mgr inż. Andrzej Dutkiewicz
Naczelnik Wydziału Geodezji, Kartografii,
Katastru i Gospodarki Nieruchomościami
Gos. Powiatowy

Nazwa i adres obiektu budowlanego		BUDOWA KANALIZACJI SANITARNEJ W ULICY GRODEK I POLNA W SĘDZISZOWIE		=ECON= mgr inż. Marek Michałczyk 25-237 KIELCE ul. Kłimeckiego 10 tel./fax (0-41) 361-92-16	
Imię i Nazwisko	Nr. um.	Data	Podpis	Stadium	Nr rys.
M. Michałczyk	SWK/050/POOS/05.07.2015	07.2015	[Signature]	PB	1
M. Wójcicki		07.2015		Brzoza	
L. Strzałka	KL 197/87	07.2015		SANITARNA	1:1000
Przedmiot rysunku: PROJEKT ZAGOSPODAROWANIA TERENU					

Z up. Starosty
mgr inż. Paweł Olszak
NACZELNIK
Wydziału Budownictwa i Architektury

- LEGENDA grunty m. Sędziszów
- PROJEKTOWANA KANALIZACJA SANITARNA
 - PROJEKTOWANY RUROCIĄG TŁOČNY
 - PROJEKTOWANA POMPOWNA ŚCIEKÓW
 - PROJEKTOWANA WEWN. LINIA ZASILAJĄCA (WLZ) KABLOWA

MAPA DO CELÓW PROJEKTOWYCH

Oznaczenie kancelaryjne zgłoszenia pracy geodezyjnej		REGiK 6640.749.2015
Jednostka ewidencyjna	identyfikator nazwa	260206_5 Sędziszów
Obręb ewidencyjny	identyfikator nazwa	260206_5.0027 Sosnowiec
Skala mapy	1 : 1000	sekcja 7.137.12.24.4
Nazwa układu współrzędnych	prostokątnych płaskich wysokości	2000/21 Kronsztadt 86
Oznaczenie granic obszaru, który był przedmiotem aktualizacji		
Oznaczenie informacji o służebności gruntowych mających wpływ na zagospodarowanie gruntów, zlokalizowanych w granicach projektowanej inwestycji		
Oznaczenie i symbol konturu użytku gruntowego, które nie są ujawnione w bazie danych ewidencji gruntów i budynków		
Wykonanie niniejszej mapy nie było poprzedzone ustaleniami dotyczącymi ewentualnych służebności gruntowych obciążających grunty położone w granicach projektowanej inwestycji		
brak		



ORIENTACJA
N

AROSTWO POWIATOWE
w Jędrzejowie
dział Budownictwa i Architektury

woj. świętokrzyskie, pow. c. drzejów

grunty wsi Sosnowiec

miasto Sędziszów

obr 2

- LEGENDA
- PROJEKTOWANA KANALIZACJA SANITARNA
 - PROJEKTOWANY RURIOCIĄG TŁOCZNY
 - PROJEKTOWANA POMPOWIA ŚCIEKÓW
 - PROJEKTOWANA WEWN. LINIA ZASILAJĄCA (WLZ) KABLOWA

Nazwa i adres obiektu budowlanego:			
BUDOWA KANALIZACJI SANITARNEJ W ULICY GRODEK I POLNA W SĘDZISZOWIE			
mgr inż. Marek Michałczyk 25-237 KIELCE ul. Kłimeckiego 10 tel./fax (0-41) 361-92-16			
=ECON=			
Projektował	M. Michałczyk	SWK/050/POOS/06 07 2015	2
Operował	M. Wójcik	07 2015	
Strawca	L. Strzałka	KL 197/87 07 2015	
Przedmiot rysunku: PROJEKT ZAGOSPODAROWANIA TERENU			


STAROSTA
w.ję
Wydział Sudo

STAROSTA JĘDRZEJOWSKI


UL. 11 LISTOPADA 83
28-300 JĘDRZEJÓW
tel./fax (041) 386 37 41/42

Niniejszy załącznik stanowi integralną część decyzji Starosty Jędrzejowskiego
Numer decyzji: 1601/2016
z dnia 26.04.2016r.
znak: BA.6440.1/08.2016
o zatwierdzeniu projektu budowlanego i udzieleniu pozwolenia na budowę

Z up. Starosty
mgr inż. Paweł Olszak
NACZELNIK
Wydział Budownictwa i Architektury

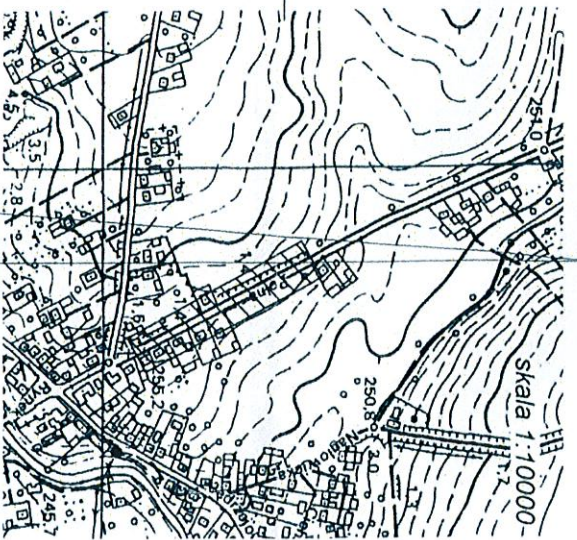

MAPA DO CELÓW PROJEKTOWYCH

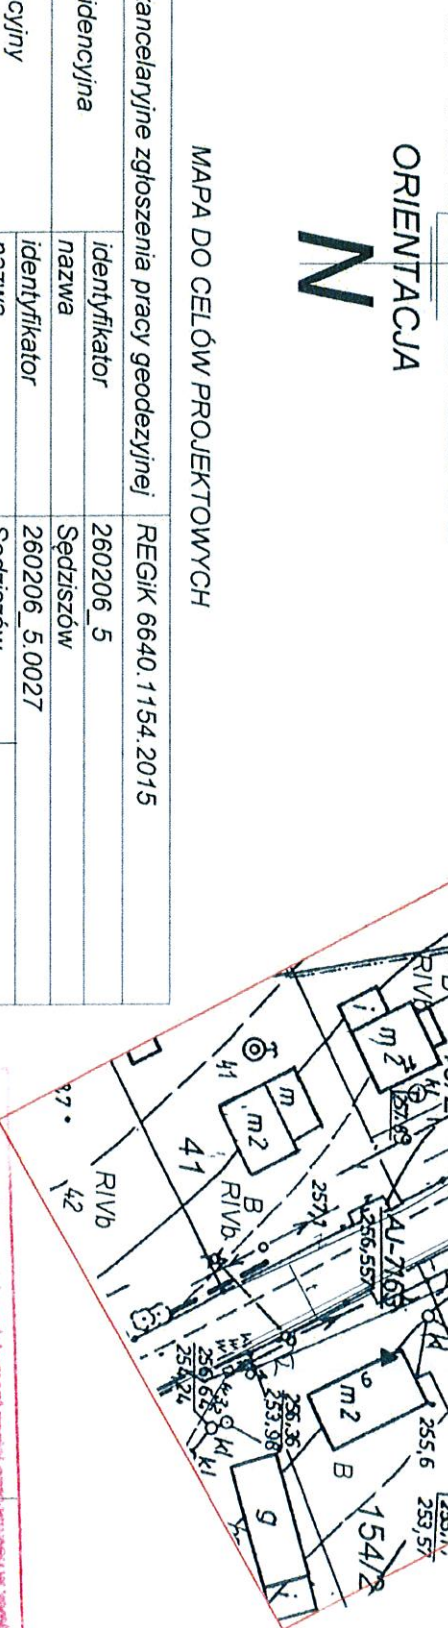

Oznaczenie kancelaryjne zgłoszenia pracy geodezyjnej	REGiK 6640.1154.2015
Jednostka ewidencyjna	identyfikator 260206_5 nazwa Sędziszów
Obręb ewidencyjny	identyfikator 260206_5.0027 nazwa Sędziszów
Skala mapy	1 : 1000
Nazwa układu współrzędnych	prostokątnych płaskich 2000/21
Oznaczenie granic obszaru, który był przedmiotem aktualizacji	wysokości Kronstadt 86
Oznaczenie informacji o służebności gruntowych mających wpływ na zagospodarowanie gruntów, zlokalizowanych w granicach projektowanej inwestycji	Wykonanie niniejszej mapy nie było poprzedzone ustaleniami dotyczącymi ewentualnych służebności gruntowych obciążających grunty położone w granicach projektowanej inwestycji
Oznaczenie i symbol konturu użytku gruntowego, które nie są ujawnione w bazie danych ewidencji gruntów i budynków	brak
Nie wyklucza się istnienia w terenie, a nie wykazanych na niniejszej mapie urządzeń podziemnych, które nie zostały zgłoszone do inwentaryzacji lub o których brak informacji w zasobach PODGiK	

BIURO USŁUG GEODEZYJNYCH
GEODIM
Skroniów 7a, 28-300 Jędrzejów
nazwami i nazwiskami wykonawcy
i podpis osoby reprezentującej wykonawcę

UJEDZIAŁOWIENIE

Skroniów 8/18/08.2015
8-300 Jędrzejów/Skroniów 7/1
tel. 104/386-619-37

mgr inż. Andrzej Dutkiewicz
Naczelnik Wydziału Geodezji, Kartografii,
Katastru i Gospodarki Nieruchomościami
Geodezja Powiatowy

mgr inż. Stanisław Jędrzejowski

03 LIP 2015


2.2602 2015.1015

PROFIL

Kanał Polna

Sedziszow


Skala 1:100/1000

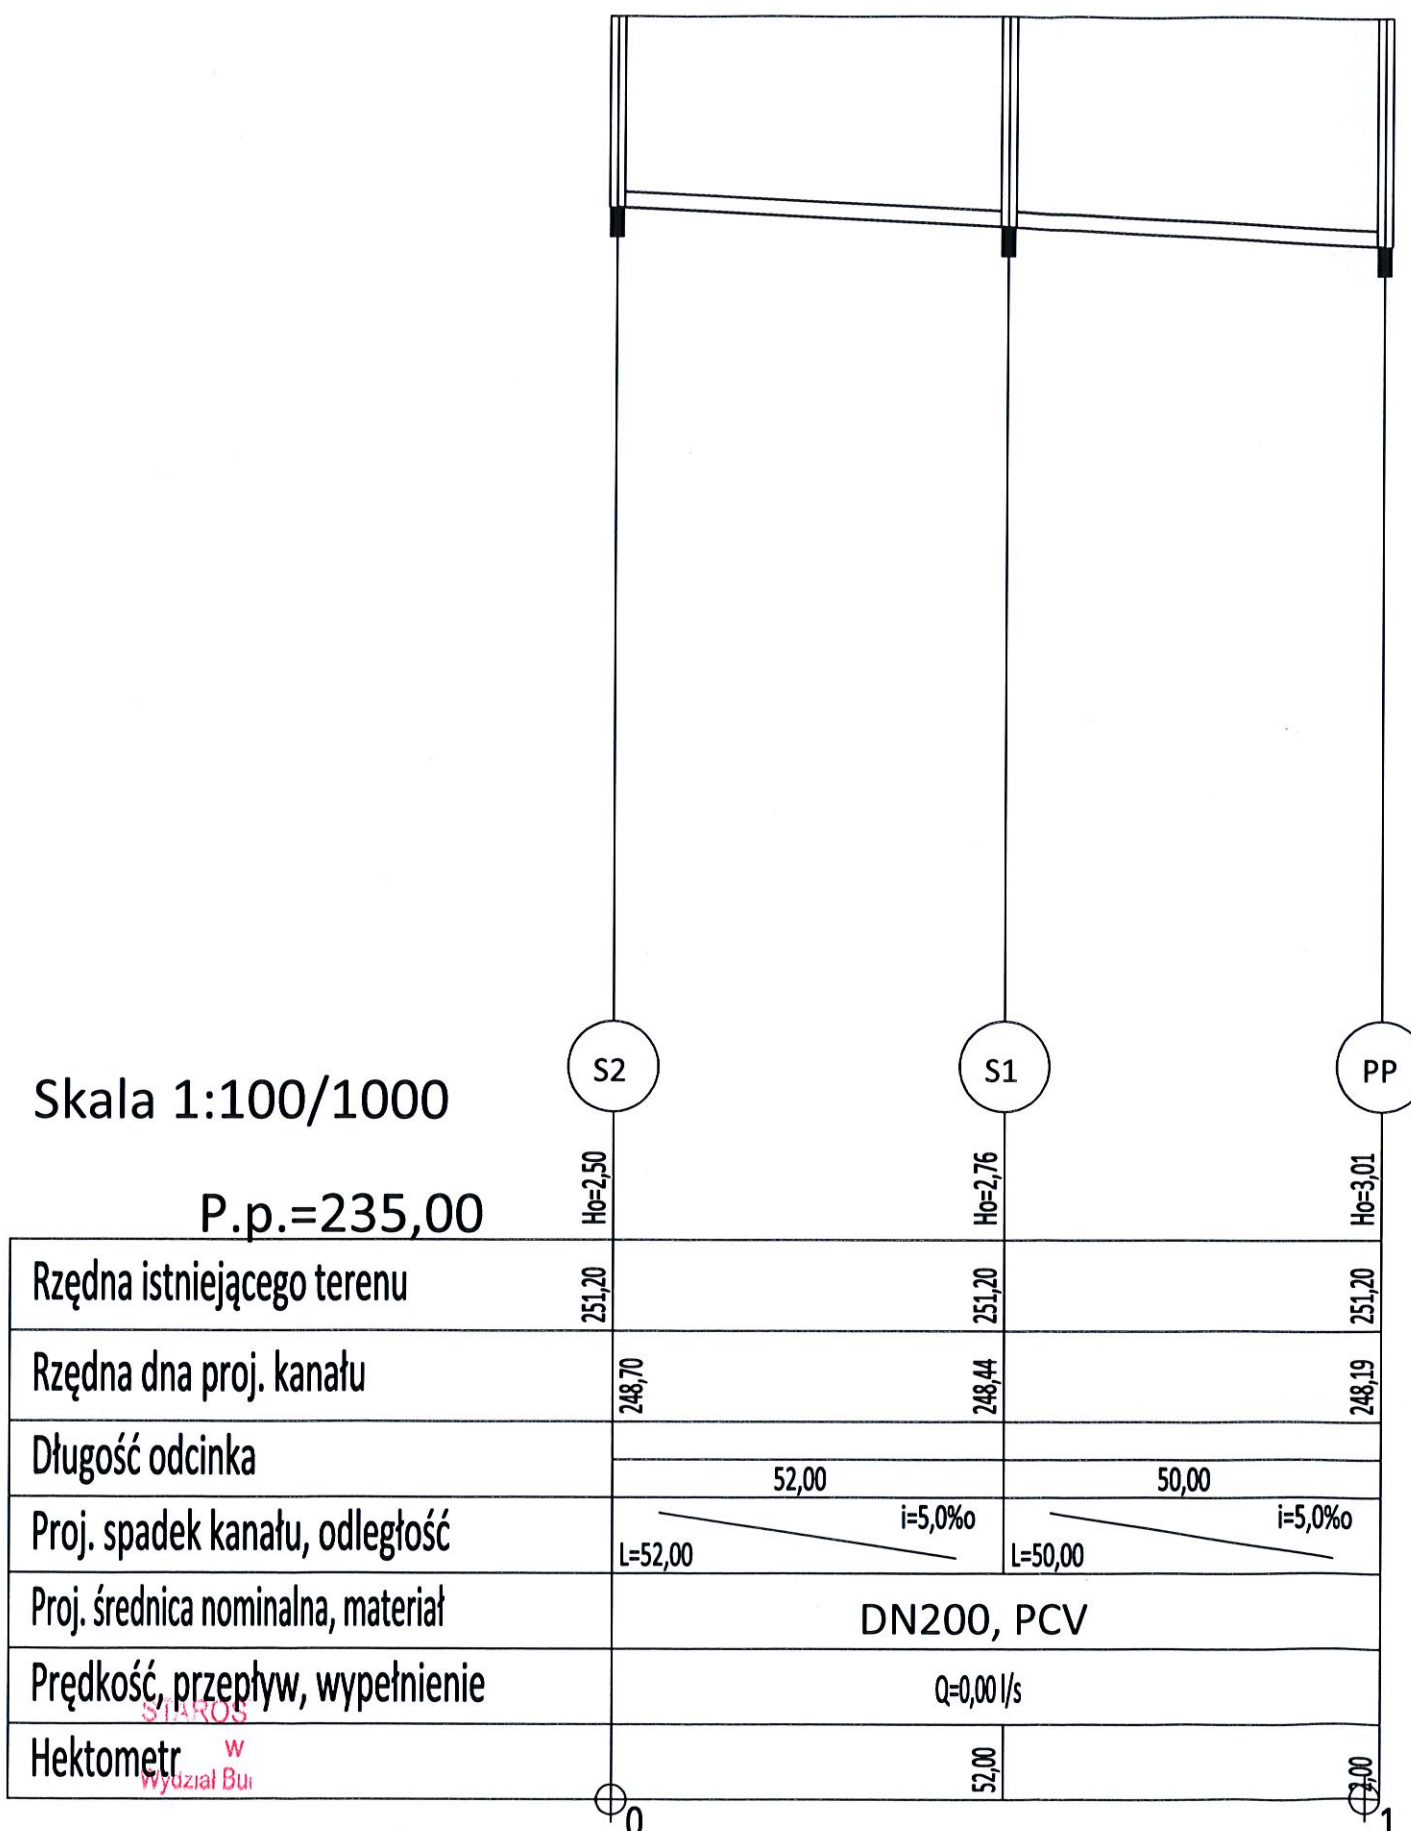

Nazwa i adres obiektu budowlanego:					=ECON= mgr inż. Marek Michalczyk 25-237 KIELCE ul.Kłimeckiego 10 tel./fax (0-41) 361-92-16		
Projektował:	Imię i Nazwisko:	Nr upraw.:	Data:	Podpis:	Stadium:	Nr rys:	
	M. Michalczyk	SWK/050/P00S/	07.2015		PB	1	
Pracował:	M. Wójcicka		07.2015		Branoza:	Słucha	
Sprawdził:	L. Strzałka	Kl. 197/87	07.2015		SANITARNA	1:100/1000	
Profil podłogowy – kanał Bole							
Zmodyfikuj rysunek:							

PROFIL
Tłoczny TP/Pe
Sedziszow

Skala 1:100/1000

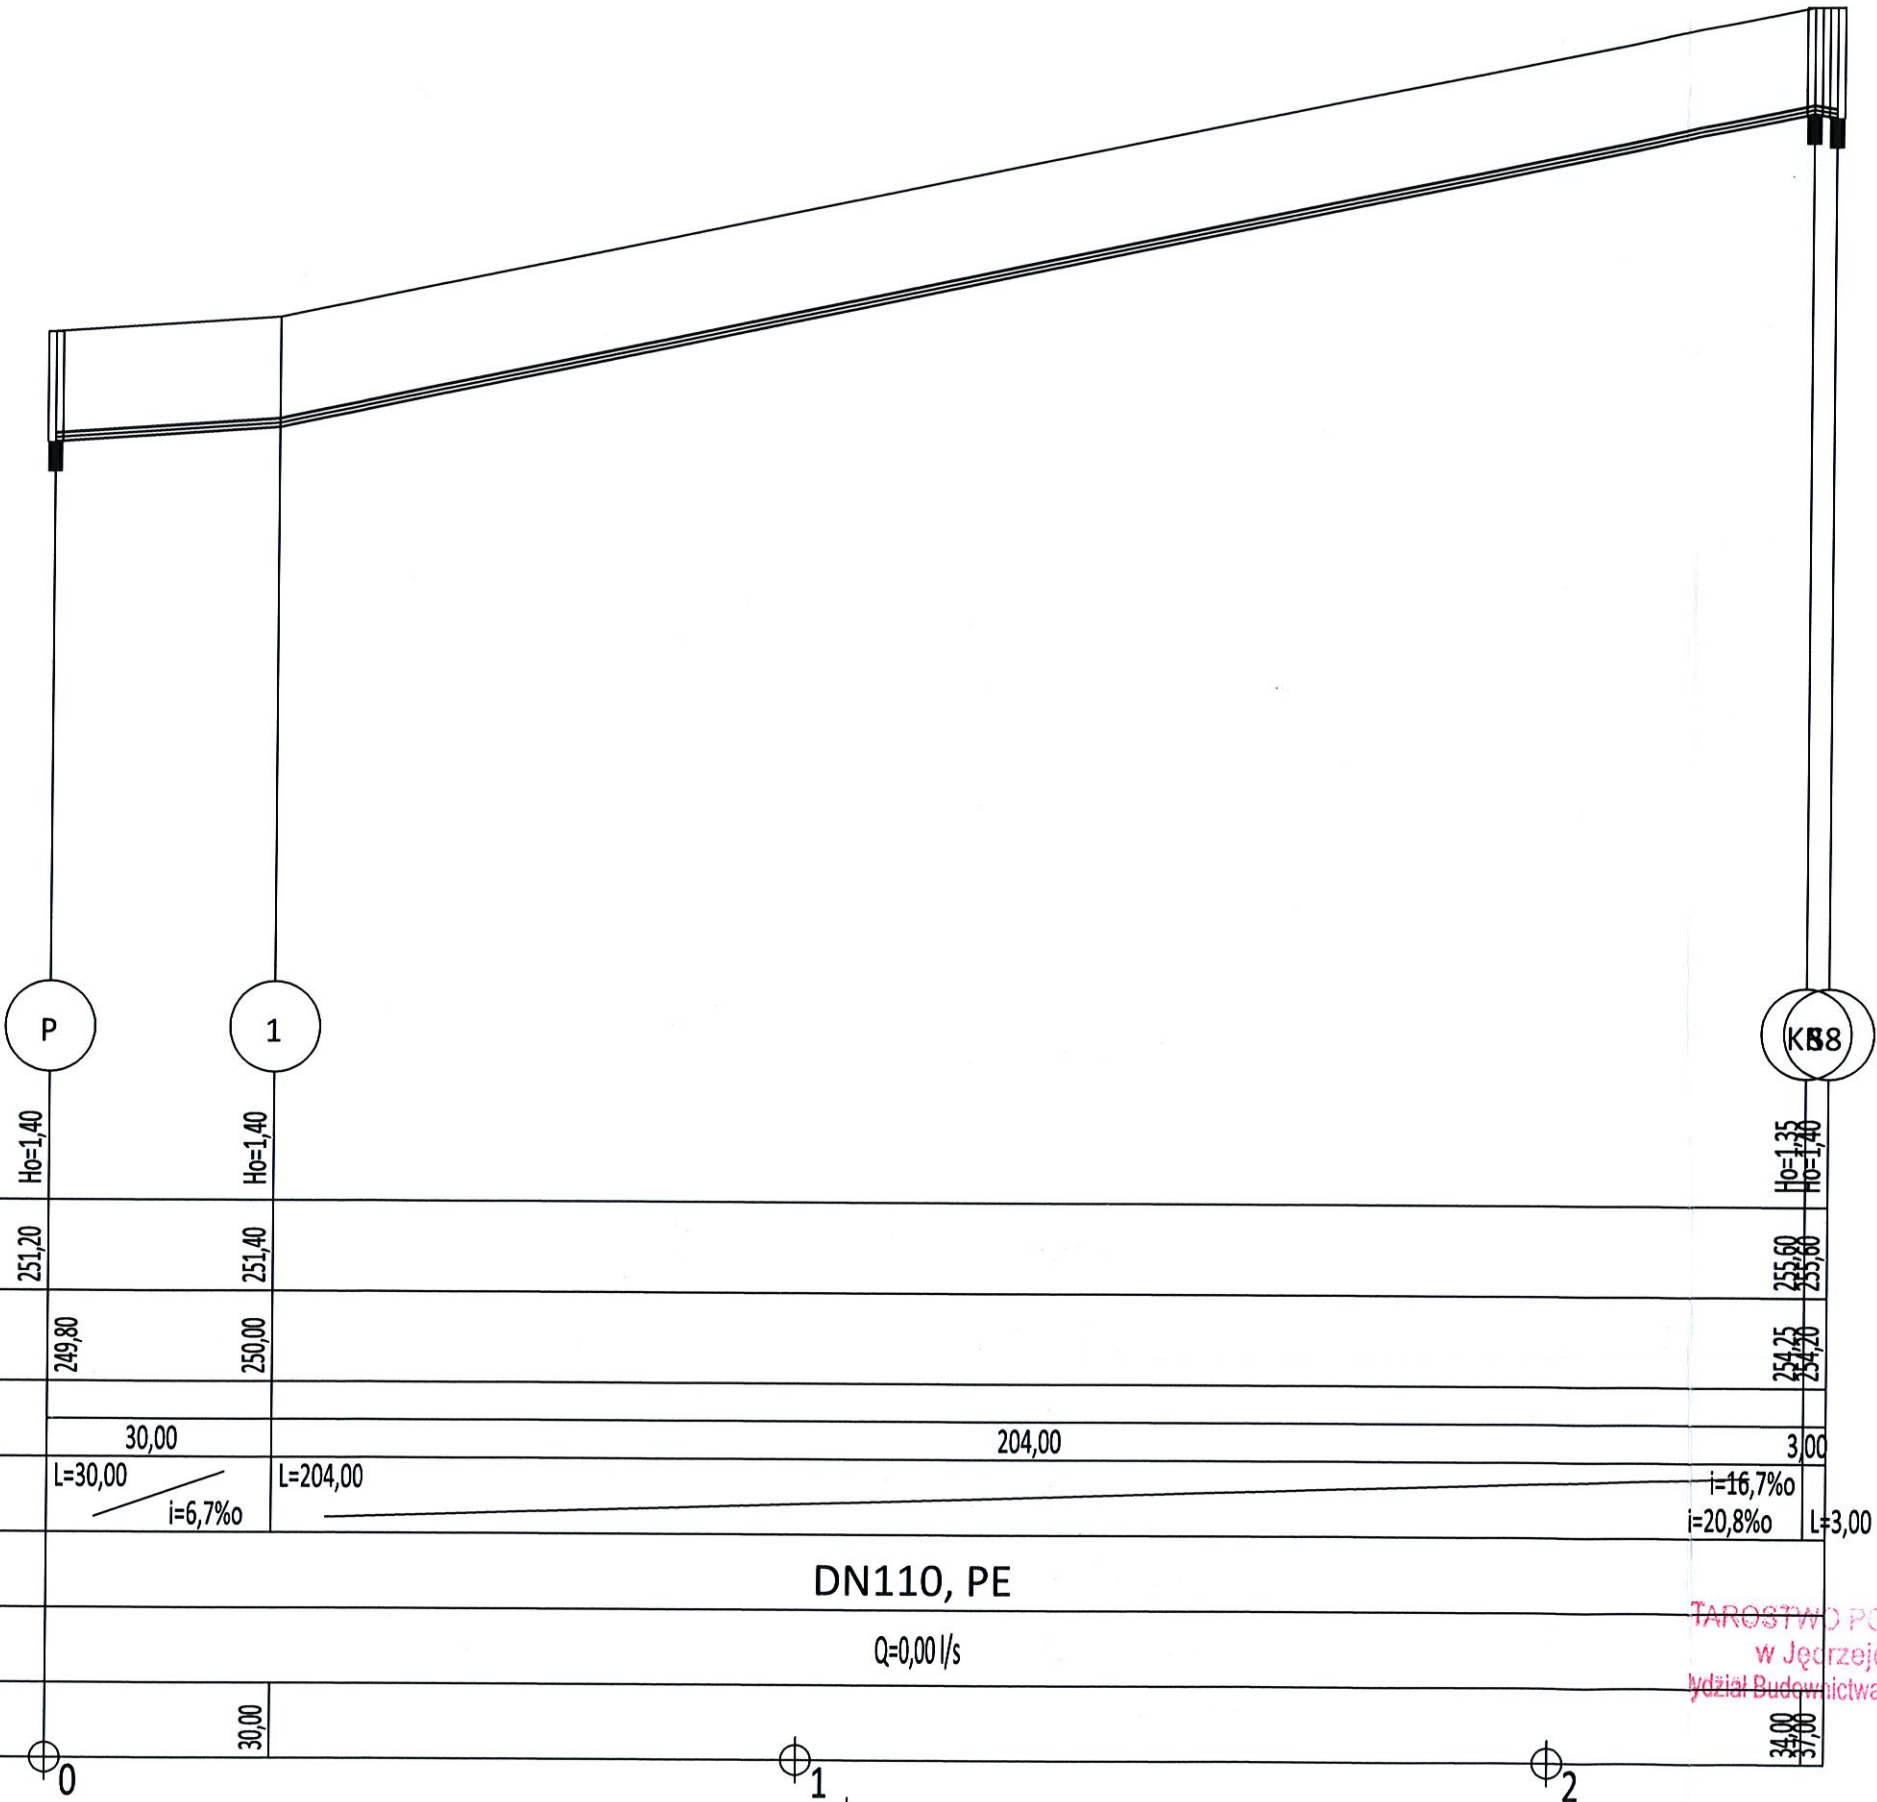

Skala 1:100/1000

P.p.=235,00

=ECON=
mgr inż. Marek Michalczyk
25-237 KIELCE ul.Klimckiego 10
tel./fax (0-41) 361-92-16

Nazwa i adres obiektu budowlanego:
BUDOWA KANALIZACJI SANITARNEJ
W ULICY GRÓDEK I POLNA
W SĘDZISZOWIE

TAROSTWO POWIATOWE
w Jędrzejowie
Wydział Budownictwa i Architektury