


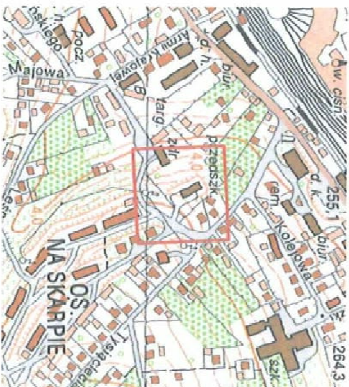

Biuro Usług Geodezyjnych
KRUK - GEO Robert Kruk
ul. J. Słowackiego 27, 28-500 Jędrzejów
tel.: 608-474422 e-mail: krukgeo@wp.pl
NIP: 656-205-94-61 REGON: 357034753

mgr inż. Robert Kruk
Nr upraw. 22719

z up. Starosty Jędrzejowskiego
mgr inż. Andrzej Dutkiewicz
Naczelnik wydziału Geodezyj. Kartografii,
Katastru i Gospodarki Miernictwami
Geodeza Powiatowy

Pielęgniarka jest osobą, która ma prawo do wyrażania własnego zdania i opinii, a także do podejmowania decyzji w sprawie własnego życia i zdrowia. W tym celu powinna być wyposażona w odpowiednie narzędzia i narzędzia.

Organ prowadzący:
 Podpisany:
 Funkcja:
 Data wyrażenia zgody:

Inna, zastępca i podpis
 osoby reprezentującej organ

mogła do czasu prz.
 2019. 2014.
 2.9.11.5. 2018



Mapa do celów projektowych		
oznaczenie kancelaryjne obłocy geodezyjnej	REGIO.6640.2132.2018	
woj. świętokrzyskie pow. jędrzejowski		
jednostka ewidencyjna	identyfikator	260206_4
	nazwa	Sędziszów
	identyfikator	260206_4.0001
	nazwa	Sędziszów
obręb		
numer działki	162	
skala mapy	1:500	
numer sekcji mapy zasadniczej	7.136.12.09.3.1	
nazwa układu współrzędnych	pośrodkowych	PL-2000
	wysokości	PL-KRON86-NH
geodezyjny układ odniesienia	PL-ETRF-2000	

Uwagi:

1. granie działek przyjęto zgodnie z ewidencją gruntów
2. nie wykaza się istnieniem w terenie innych niż wskazane na niniejszej mapie, ścieżek podziemnych nie zgłoszonych do inwentaryzacji pow/konwiarzej,
3. mapa powstała na podstawie mapy zasadniczej, oraz pomiaru uzupelniającego wykonanego w dniu 09.11.2018 r.,
4. mapa niniejsza została wykonana bez badania obwodzeń służebnościami gruntowymi w księgach wieczystych.


Oznaczenie granic obszaru, który był przedmiotem aktualizacji	
Oznaczenie wg m.ozd.:	
linia rozgraniczająca tereny o różnym przeznaczeniu	U15,MM2,KDD1,KD1,UP3,UP2,KDP

wykonomo : Jędrzejów, dnia 17.11.2018 roku

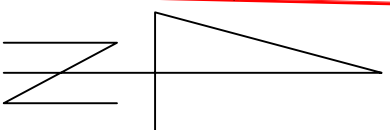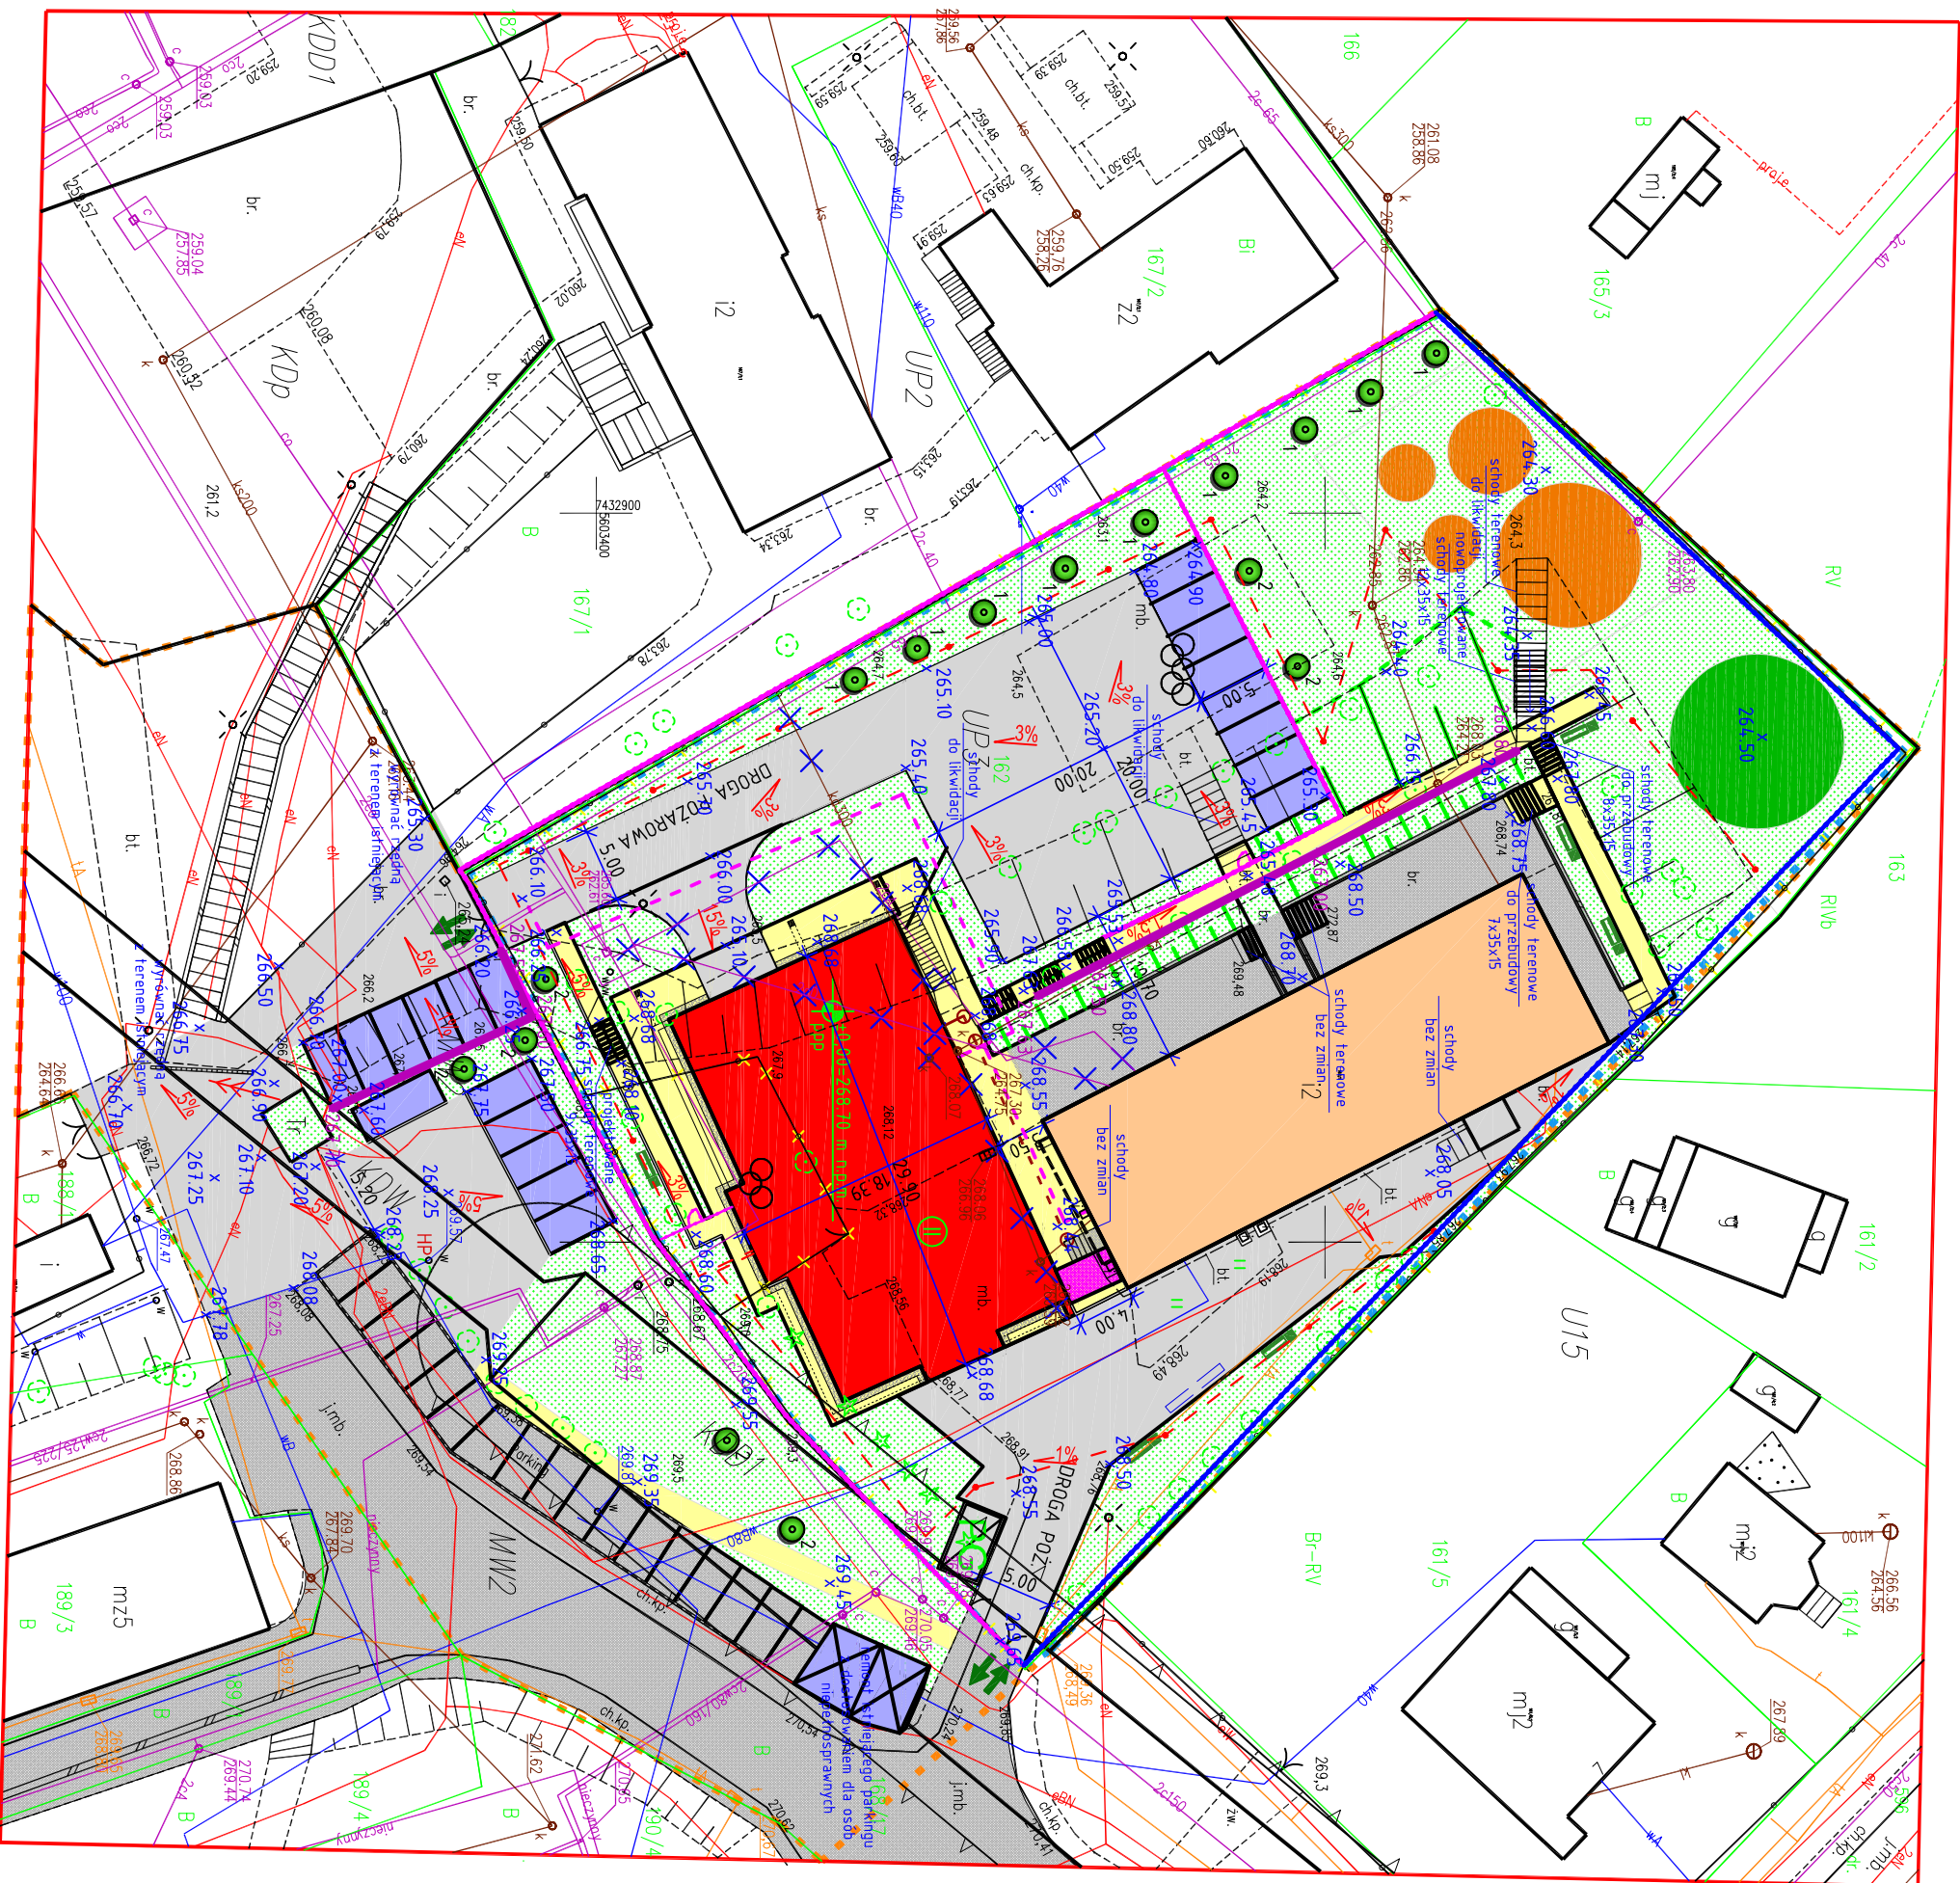

LEGENDA

- | | |
|---|---|
|  | Isknięcy budynek przedszkola poza zakresem inwestycji |
|  | Projektowany budynek ziółodka |
|  | Projektowany plac zabaw dla oddziałów przedszkolnych |
|  | Projektowany plac zabaw dla oddziałów ziółkowych |
|  | Propozycja lokalizacji ławeczki między budynkami |

 

- | | |
|---|--|
|  | liczba kondygnacji nadziemnych |
|  | granica bezpośredniego opracowania |
|  | granica działki |
|  | maksymalna nieprzekraczalna linia zabudowy |


ELEMENTY ZAGOSPODAROWANIA ISTNIEJĄCE

- | | |
|---|--------------------------------------|
|  | istniejące hydranty zewnętrzne |
|  | istniejący wjazd na teren inwestycji |
|  | istniejące ogrodzenie |

ELEMENTY ZAGOSPODAROWANIA PROJEKTOWANE

- | | |
|---|---|
|  | większe główne do projektowanego budynku / poziom przed wejściem 116,8 mnp.m. / |
|  | projektowana opaska wokół budynku |
|  | projektowana ścieżka pieszka |
|  | projektowana pieszojezdnia |
|  | projektowane miejsca postojowe |
|  | projektowane tereny zielone |
|  | projektowane ogrodzenie |
|  | długość 201,5mb |
|  | istniejąca droga i parking |
|  | ciąg pieszki |
|  | projektowane rzędne terenu |
|  | ogrodzenie do demontażu |
|  | stojak na rowery szt. 1 |
|  | ławki z koszem szt. 5 |
|  | Pyrus caleryana "Chantileer"
(gnusza drobnowocowa) – 9 szt. |
|  | Robinia xmarargella "Casque Rouge" – 8 szt. |
|  | projektowane mury oporowe |
|  | dt. 52 mb |
|  | projektowane rzędne murów oporowych |

Projektowane elementy infrastruktury technicznej	
	projektowana kanalizacja sanitarna wg. odrębnego opracowania
	projektowana instalacja ciepłota wg. odrębnego opracowania
	projektowana linia kablowa wg. odrębnego opracowania
	projektowane słupy oświetleniowe wg. odrębnego opracowania
	instalacje i sieci do likwidacji wg. odrębnego opracowania

 INWESTOR:	GMINA ŚĘDZIŹSÓW		
	UL. DWORCOWA 20 28-340 ŚĘDZIŹSÓW		
WYKONANIE PROJEKTU BUDOWLANEGO ŻŁOBKA PRZY PRZEDSZKOLU SAMORZĄDOWYM W ŚĘDZIŹSÓWIE			
	BIURO PROJEKTOWE: Zakład Projektowania i Usług Budowlanych "BENBUD" Inż. Benedykt Reder ul. Ks. dr Wł. Łęży 1/67-56-300 Grudziądz		
NAZWA RZESZU	PLAN ZAGOSPODAROWANIA TERENU		SKALA: 1:500 BRANŻA: BUDOWLANA
FUNKCJA: PROJEKT BUDOWLANY	DATA: 03.12.2018 r.	NUMER RZESZU: PZT-01	
FUNKCJA: PROJEKTANT architektura	mgr inż. arch. KATARZYNA GRZYBOWSKA Upr. architekt. i inżyn. Upr. architekt. i inżyn.		
FUNKCJA: SPRAWDZAJĄCY Branża: architektura	mgr inż. arch. ANNA WESSSEL Upr. architekt. i inżyn. Upr. architekt. i inżyn.		
FUNKCJA: PROJEKTANT Branża: konstruk. - budowl.	inż. BENEDIKT REDER Upr. konstrukcyjno-budowl. Upr. konstrukcyjno-budowl.		
FUNKCJA: SPRAWDZAJĄCY Branża: konstruk. - budowl.	mgr inż. OLGIERD JACOBSKI Upr. konstrukcyjno-budowl. Upr. konstrukcyjno-budowl.		
FUNKCJA: PROJEKTANT Branża: sanitarna	mgr inż. JACEK KAWCZYŃSKI Upr. instalacje sanitarne Upr. instalacje sanitarne		
FUNKCJA: SPRAWDZAJĄCY Branża: elektryczna	inż. KRZYSZTOF STASIEKIEWICZ Upr. instalacje sanitarne Upr. instalacje sanitarne		
FUNKCJA: PROJEKTANT Branża: elektryczna	inż. MIECYSŁAW ZWOLIŃSKI Upr. instalacje elektryczne Upr. instalacje elektryczne		
FUNKCJA: SPRAWDZAJĄCY Branża: elektryczna	mgr inż. JOZEF KOROWOSKI Upr. instalacje elektryczne Upr. instalacje elektryczne		
OPRACOWAŁ	MARTA ORZECHOWSKA		